



NR. POM.	POMIESZCZENIE	POWIERZ. w m <sup>2</sup>	RODZAJ NAWIERZCHNI	NR. POM.	POMIESZCZENIE	POWIERZ. w m <sup>2</sup>	RODZAJ NAWIERZCHNI	NR. POM.	POMIESZCZENIE	POWIERZ. w m <sup>2</sup>	RODZAJ NAWIERZCHNI
1	WATROZAP	2,71	GRES	10	SZAFKA MAGAZYNOWA			18	KORYTARZ	3,30	GRES
2	BAWIALNA MŁODSZYCH DZIECI	34,20	TARKET	11	WC PERSONELU	3,72	GRES	19	SZATNIA	10,64	GRES
3	SALA KOMPUTEROWA	22,10	TARKET	12	POMIESZCZENIE TECHNICZNE	2,24	GRES	20	POKOJ	8,32	TARKET
4	KUCHNIA	11,20	GRES	13	BIURO	14,90	TARKET	21	POM. PORZĄDKOWE	9,40	GRES
5	WC DZIEWCZĄT	3,88	GRES	14	POKOJ BIUROWY	5,76	TARKET	22	BIURO	9,80	TARKET
6	JADALNIA	16,10	GRES	14a	POM. SPOŁECZNE	5,60	TARKET	23	SALA PLAST. TERAP.-OGÓLNA	20,00	TARKET
7	WC CHŁOPCÓW	5,90	GRES	15	KORYTARZ	6,67	GRES	24	KORYTARZ	46,90	GRES
8	POKOJ DO NAUKI	19,15	TARKET	16	WC OGÓLNE	5,10	GRES				
9	SALA SPORTOWA	66,80	TARKET	17	POKOJ TERAPEUTYCZNY	19,40	TARKET				

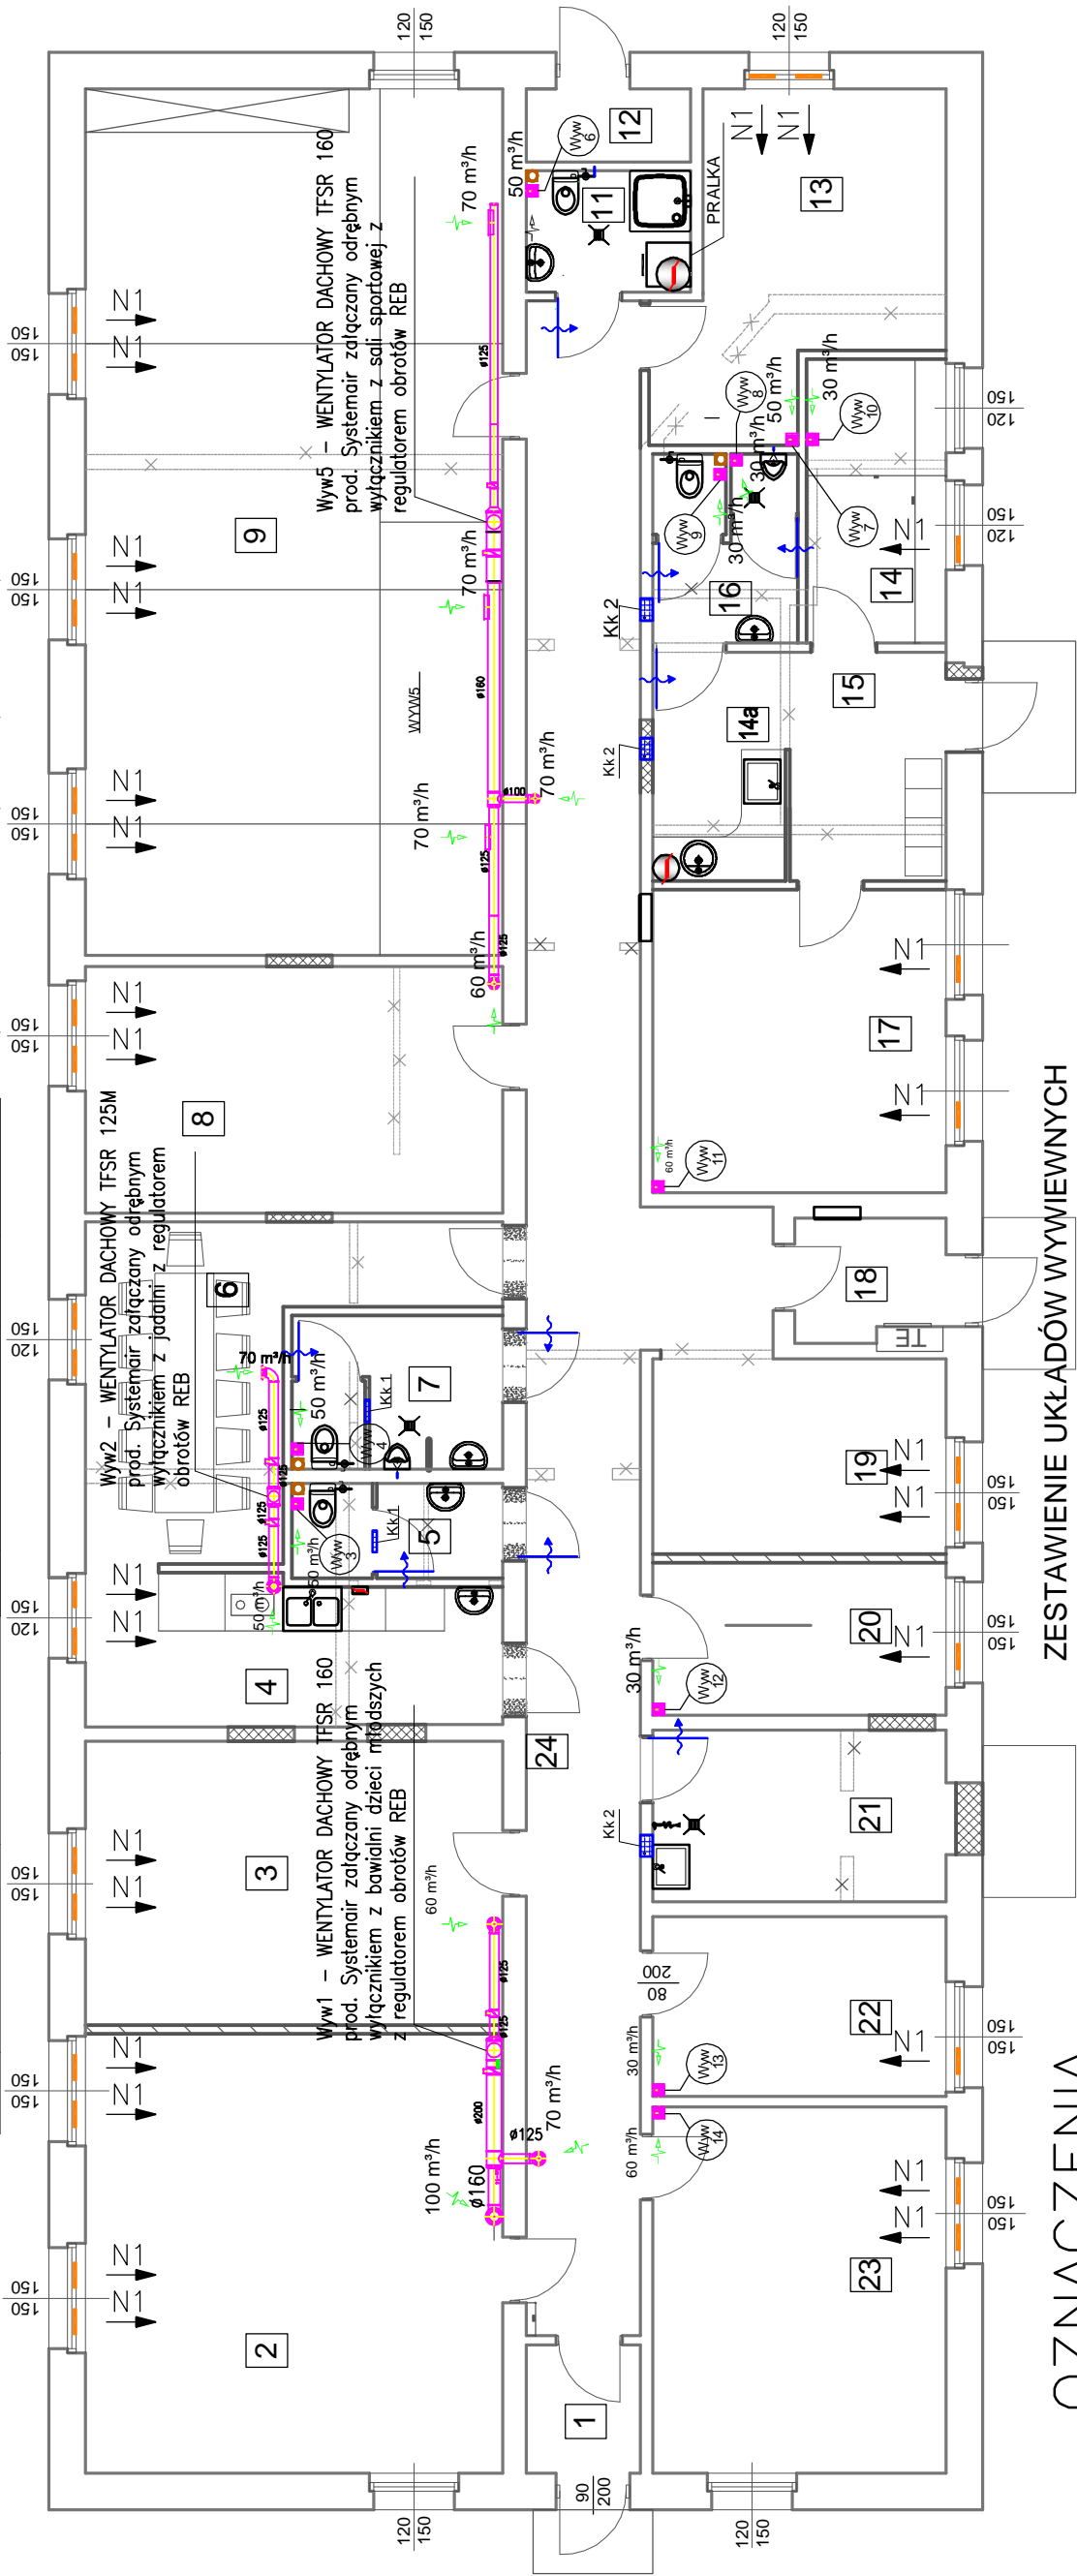

# OZNACZENIA

 **N1** nawiewnik okienny  
ciśnieniowy zamontowany  
w ramiaku skrzydła okiennego  
o wydajn. ok. max  $\pm$  42 m<sup>3</sup>/h

Kratka nawiewna w drzwiach  
min 200cm<sup>2</sup>



# Kratka kontaktowa ścienna

- Kk1 o wymiarach 0,30x0,15 m
- Kk2 o wymiarach 0,30 x0,20 m

## ZESTAWIENIE UKŁADÓW WYWIEWNYCH

1. Wentylatory łożenkowe z wyłącznikiem czasowym i higrostatem podłączone do wyłącznika światła typ BF 100 TH Ø 100 prod. Systemair

- Wyw 8
- Wyw 9
- Wyw 10
- Wyw 12
- Wyw 13

2. Wentylatory łazienkowe standard podłączone do odrębnego wyłącznika typ BF 150 S Ø 150 prod. Systemair

- W<sub>Yw</sub> 3  
W<sub>Yw</sub> 4  
W<sub>Yw</sub> 6  
W<sub>Yw</sub> 7  
W<sub>Yw</sub> 11  
W<sub>Yw</sub> 12

Inwestycja:	ZMIANA SPOSOBU UŻYTKOWANIA CZĘŚCI BUDYNKU MIESZKALNEGO NA ŚWIETLODŁĄCZNIK PROFIKACYJNO-WYCHOWAWCZY, ORAZ KLUB INTEGRACYJNO-SPOŁECZNY NA TERENIE DZIAŁEK NR 117/4;122/2 OBRĘB RÓŻNOWNO PRZY UL. ZAKRĘT 8 WŁOŚCIWANKU		
Inwestor:	87-800 WŁOŚCIWANEK, UL. ZAKRĘT		
Rysunek:	MIEJSKI OŚRODEK POMOCY RODZINIE ul. KOŚCIUSZKI, 80-800 WŁOŚCIWANEK		
Opracowała:	INSTALACJA WENTYLACJI - RZUT PRZYZIEMIA		
Projektant:	inż. Teresa Wojtoń-Sieradzka spec.: Instal.inżyn. - Sieci sanitarne upr. proj. UAN-NB-8386-5/88/86 Wk		
	tech. bud. Karol Celiński spec.: instalacje i urządz. sanitarne upr. proj. 469/74/Bg		
08.2010r.	Skala: 1:100		WEN-01